



PIANTA PIANO TERZO

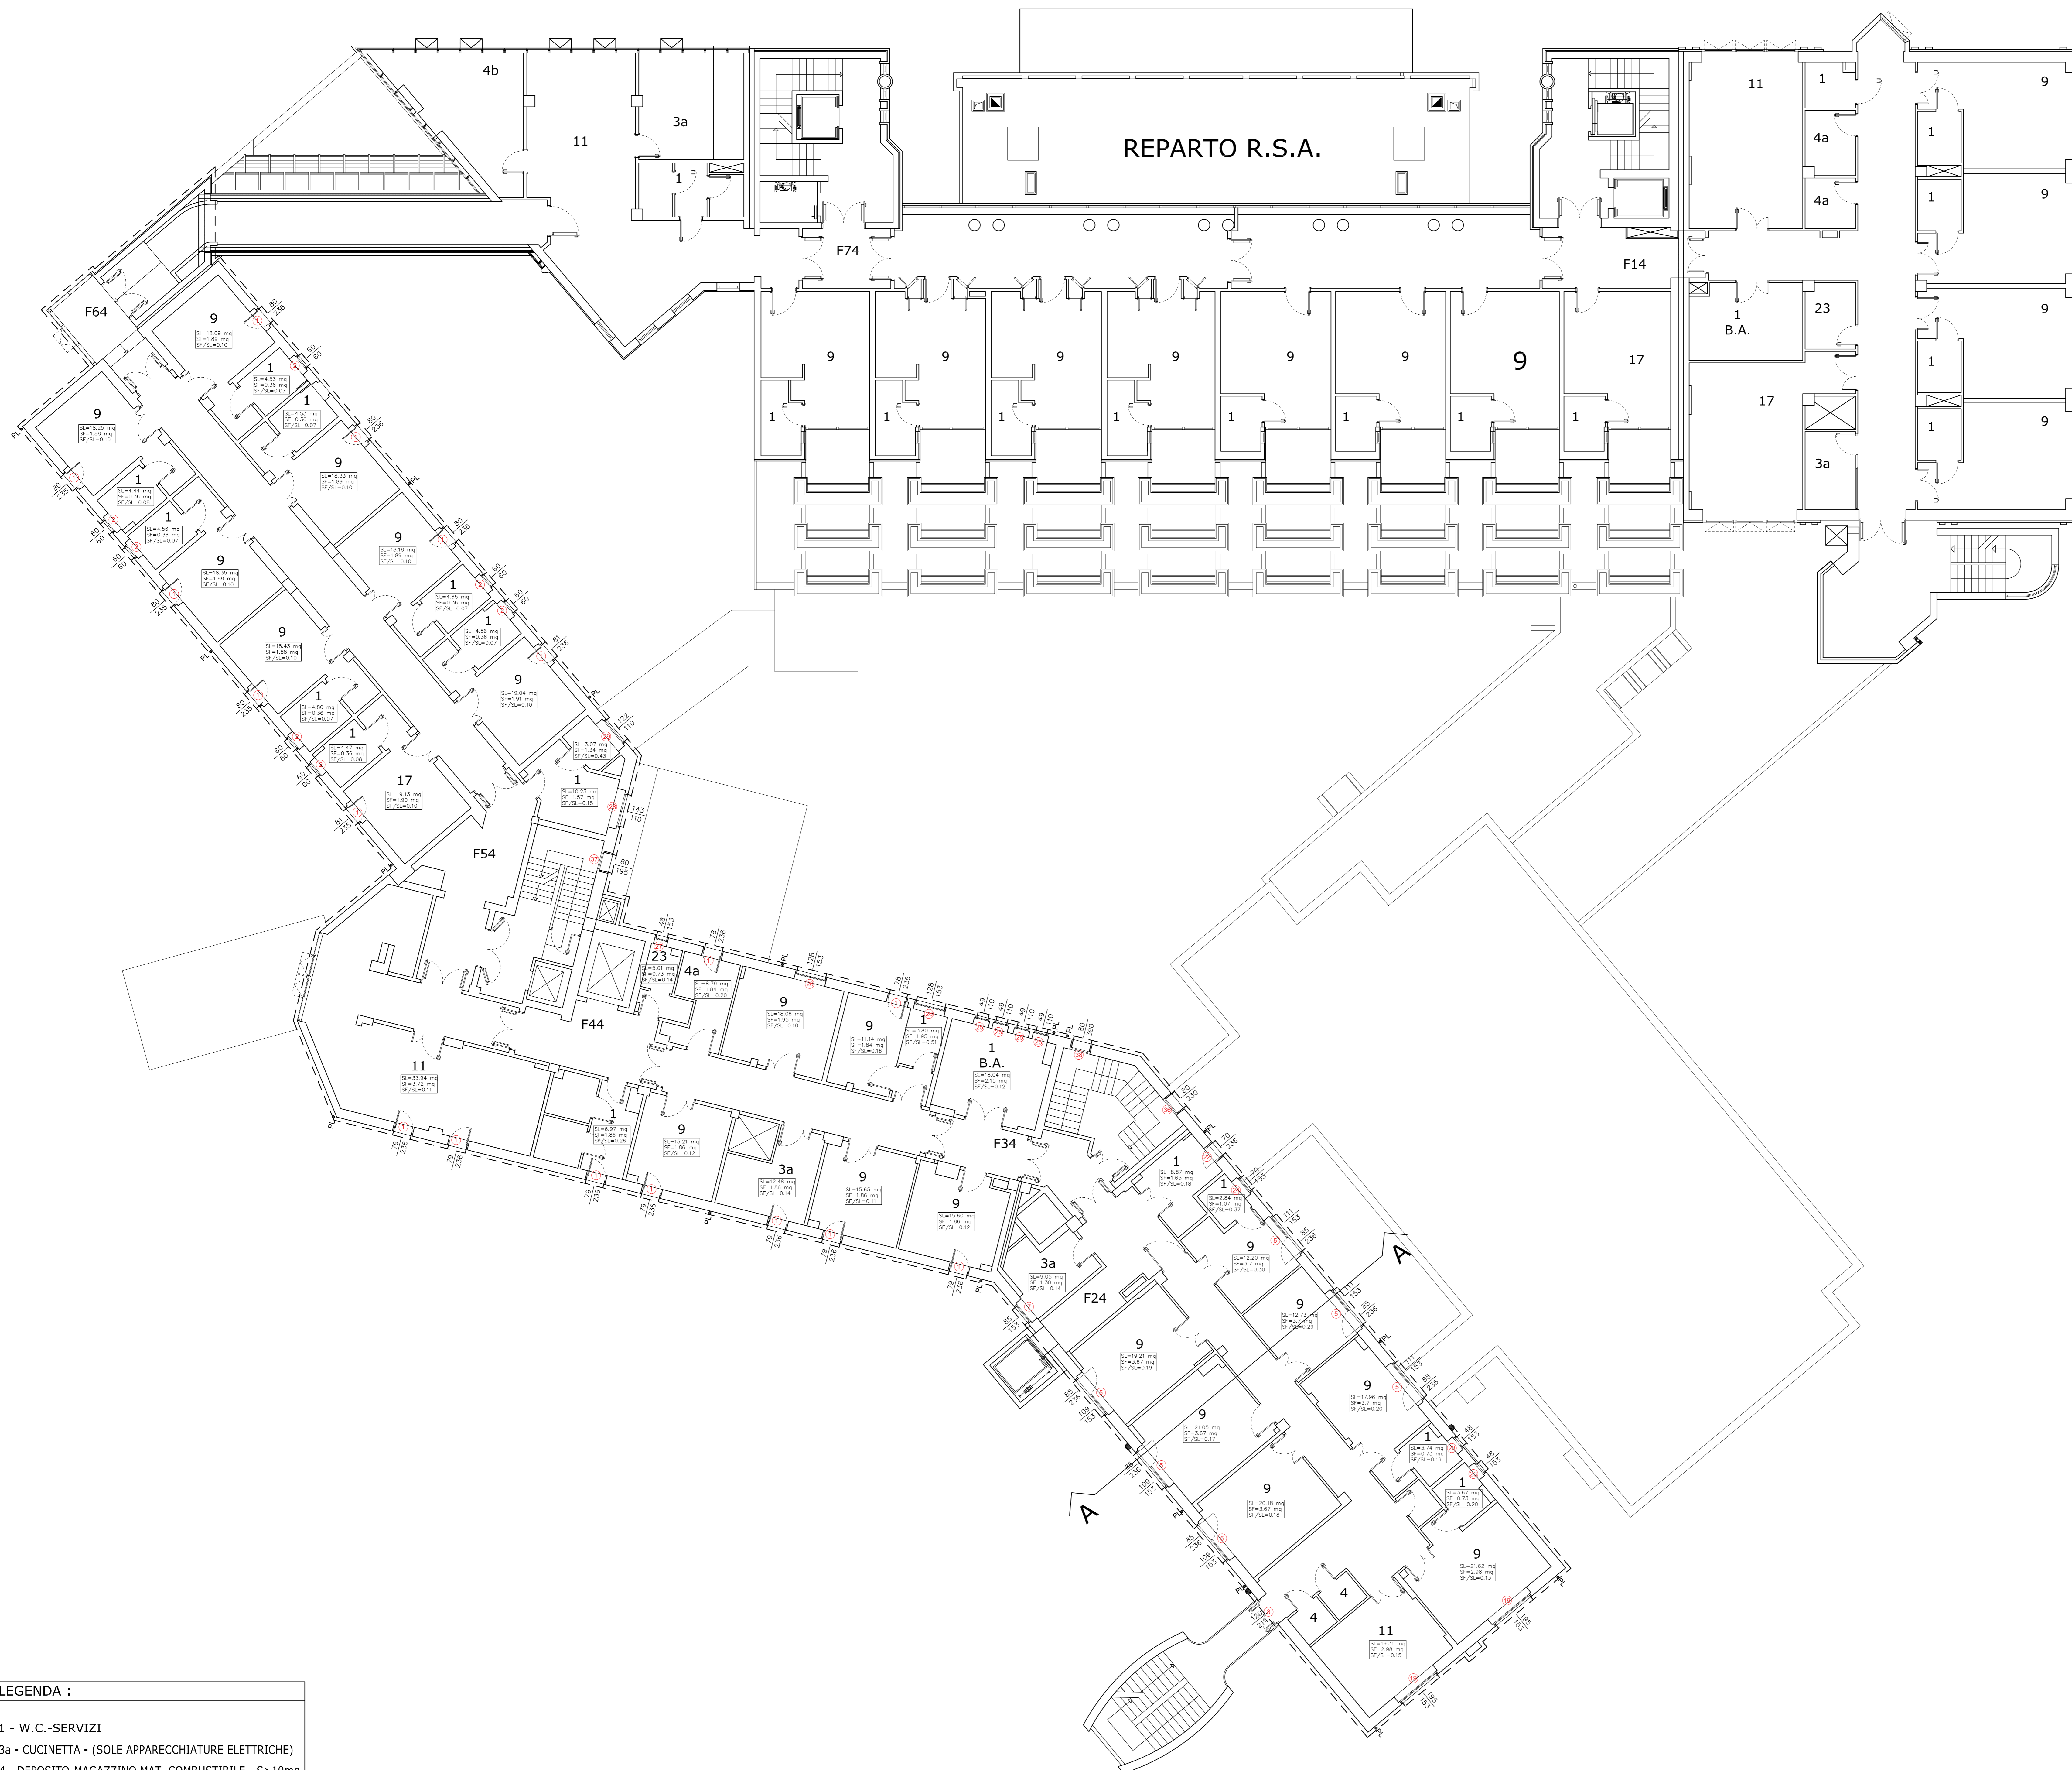

ESTRATTO PIANTE PIANO QUARTO

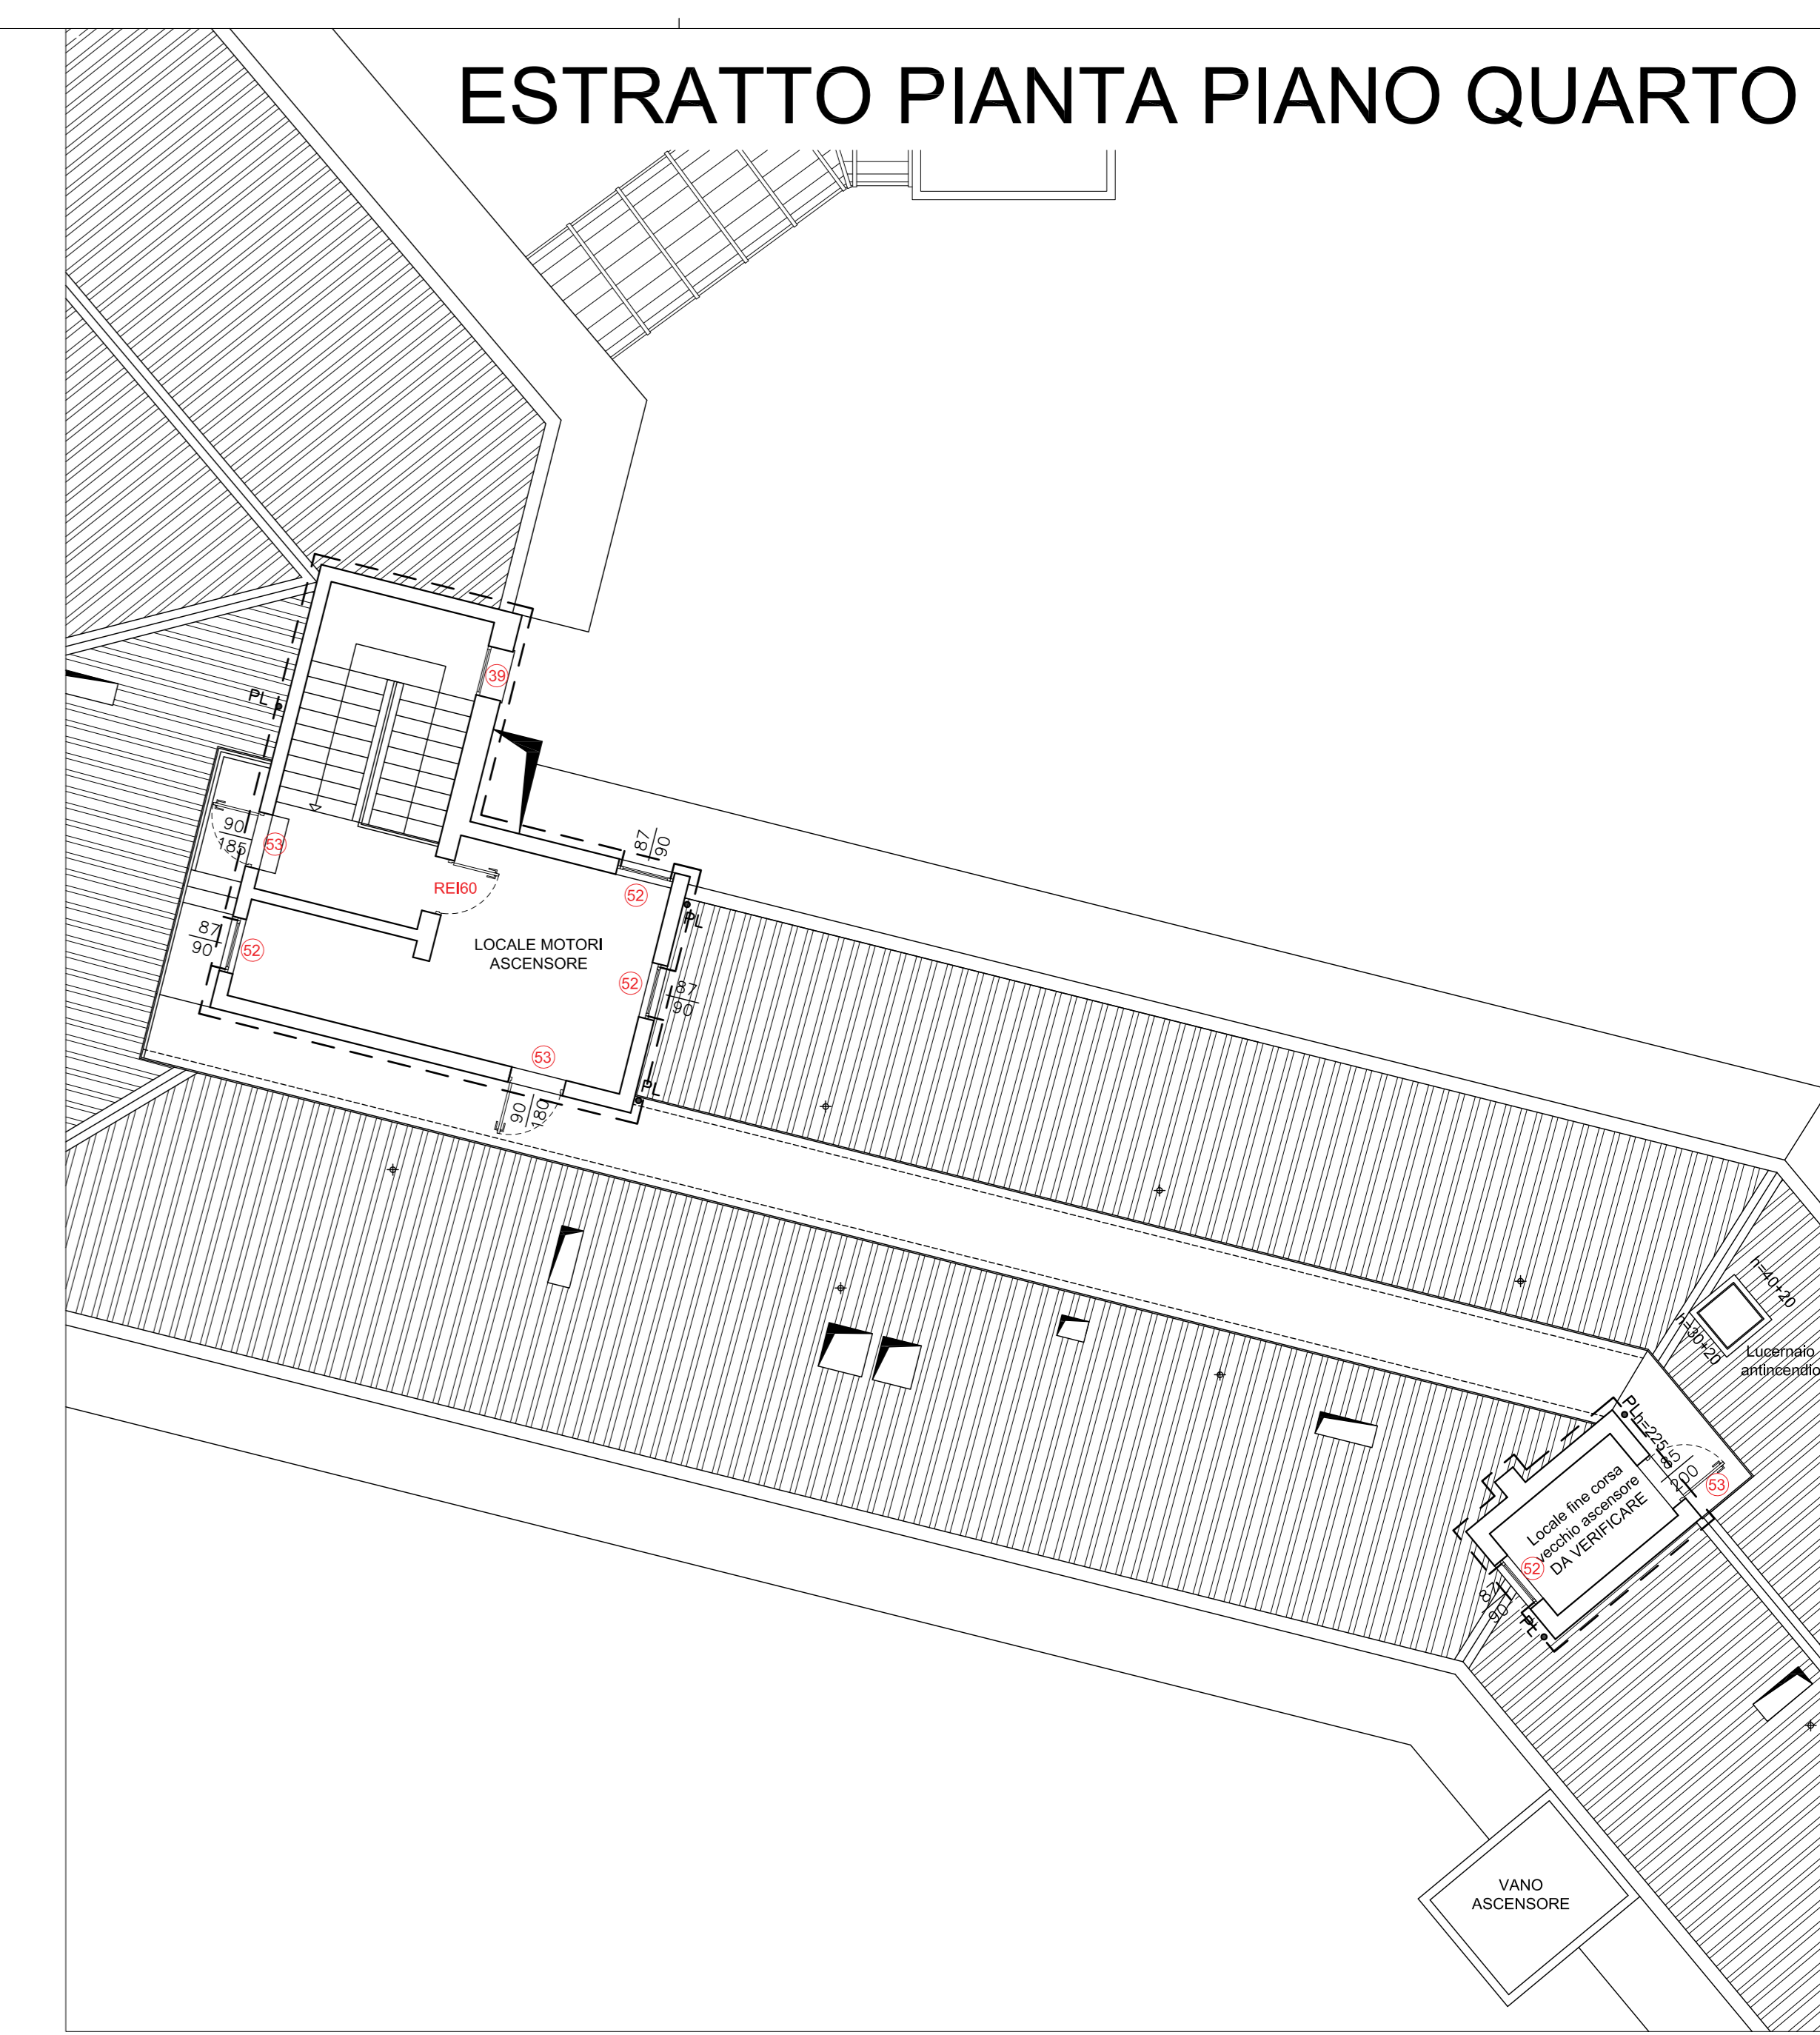

- LEGENDA :**
- 1 - W.C.-SERVIZI
 - 3a - CUCINETTA - (SOLE APPARECCHIATURE ELETTRICHE)
 - 4 - DEPOSITO-MAGAZZINO MAT. COMBUSTIBILE - S>10mq
 - 4a - DEPOSITO MAT. COMBUSTIBILE REPARTI - S<10mq
 - 9 - CAMERA
 - 11 - SOGGIORNO-SALOTTO-SALA RIUNIONI-TV
 - 17 - AMBULATORIO-INFERMERIA-FARMACIA
 - 23 - VUOTATOIO

LE DIMENSIONI EFFETTIVE DEI SERRAMENTI DA INSTALLARE, DOVRANNO ESSERE RILEVATE IN FASE DI ESECUZIONE DEI LAVORI A CURA DALL'APPALTATORE E POI APPROVATE DALLA D.LL.

COMUNE DI TOLMEZZO
 PROVINCIA DI UDINE
AZIENDA PUBBLICA DI SERVIZI ALLA PERSONA
 "SAN LUIGI SCROSPPI"



POR FESR 2014-2020
 EFFICIENTAMENTO ENERGETICO PRESSO
 LA SEDE DELL' A.S.P. DELLA CARNIA
 "SAN LUIGI SCROSPPI"

PROGETTO DEFINITIVO-ESECUTIVO

<p>VITRE studio S.r.l. Società di Ingegneria Via San Marco, 21 - 33014 Tolmezzo (UD) - Tel. 0432/36214 - Fax 0432/36215 C.A.P. 33014 - P.I.B. 01500000100 - C.F. 01500000100 S.p.A. S.r.l. Tolmezzo (UD) - S.p.A. S.r.l. Tolmezzo (UD) - Tel. 0432/36214 - Fax 0432/36215 S.p.A. S.r.l. Tolmezzo (UD) - S.p.A. S.r.l. Tolmezzo (UD) - Tel. 0432/36214 - Fax 0432/36215 email: gare@vitrestudio.com - www.vitrestudio.com</p>	<p>Studio Tecnico Associati di Patrizia & Tullio Via Cretone n°23 33014 - 33017 Fagnano (UD)</p> <p>Studio Tecnico Ing. Fabrizio Palmisani Via L. del Ponte, 1 - Codriano del Friuli (UD)</p>
<p>PIANTA PIANO TERZO ESTRATTO PIANO QUARTO Stato di progetto</p>	
<p>CUP: D35116000120004 - CIG: 744007501F</p>	
<p>TAVOLA: EA.13</p>	<p>DATA: Dicembre 2017</p>
<p>SCALA: 1:100</p>	