


PIANTA PIANO SECONDO

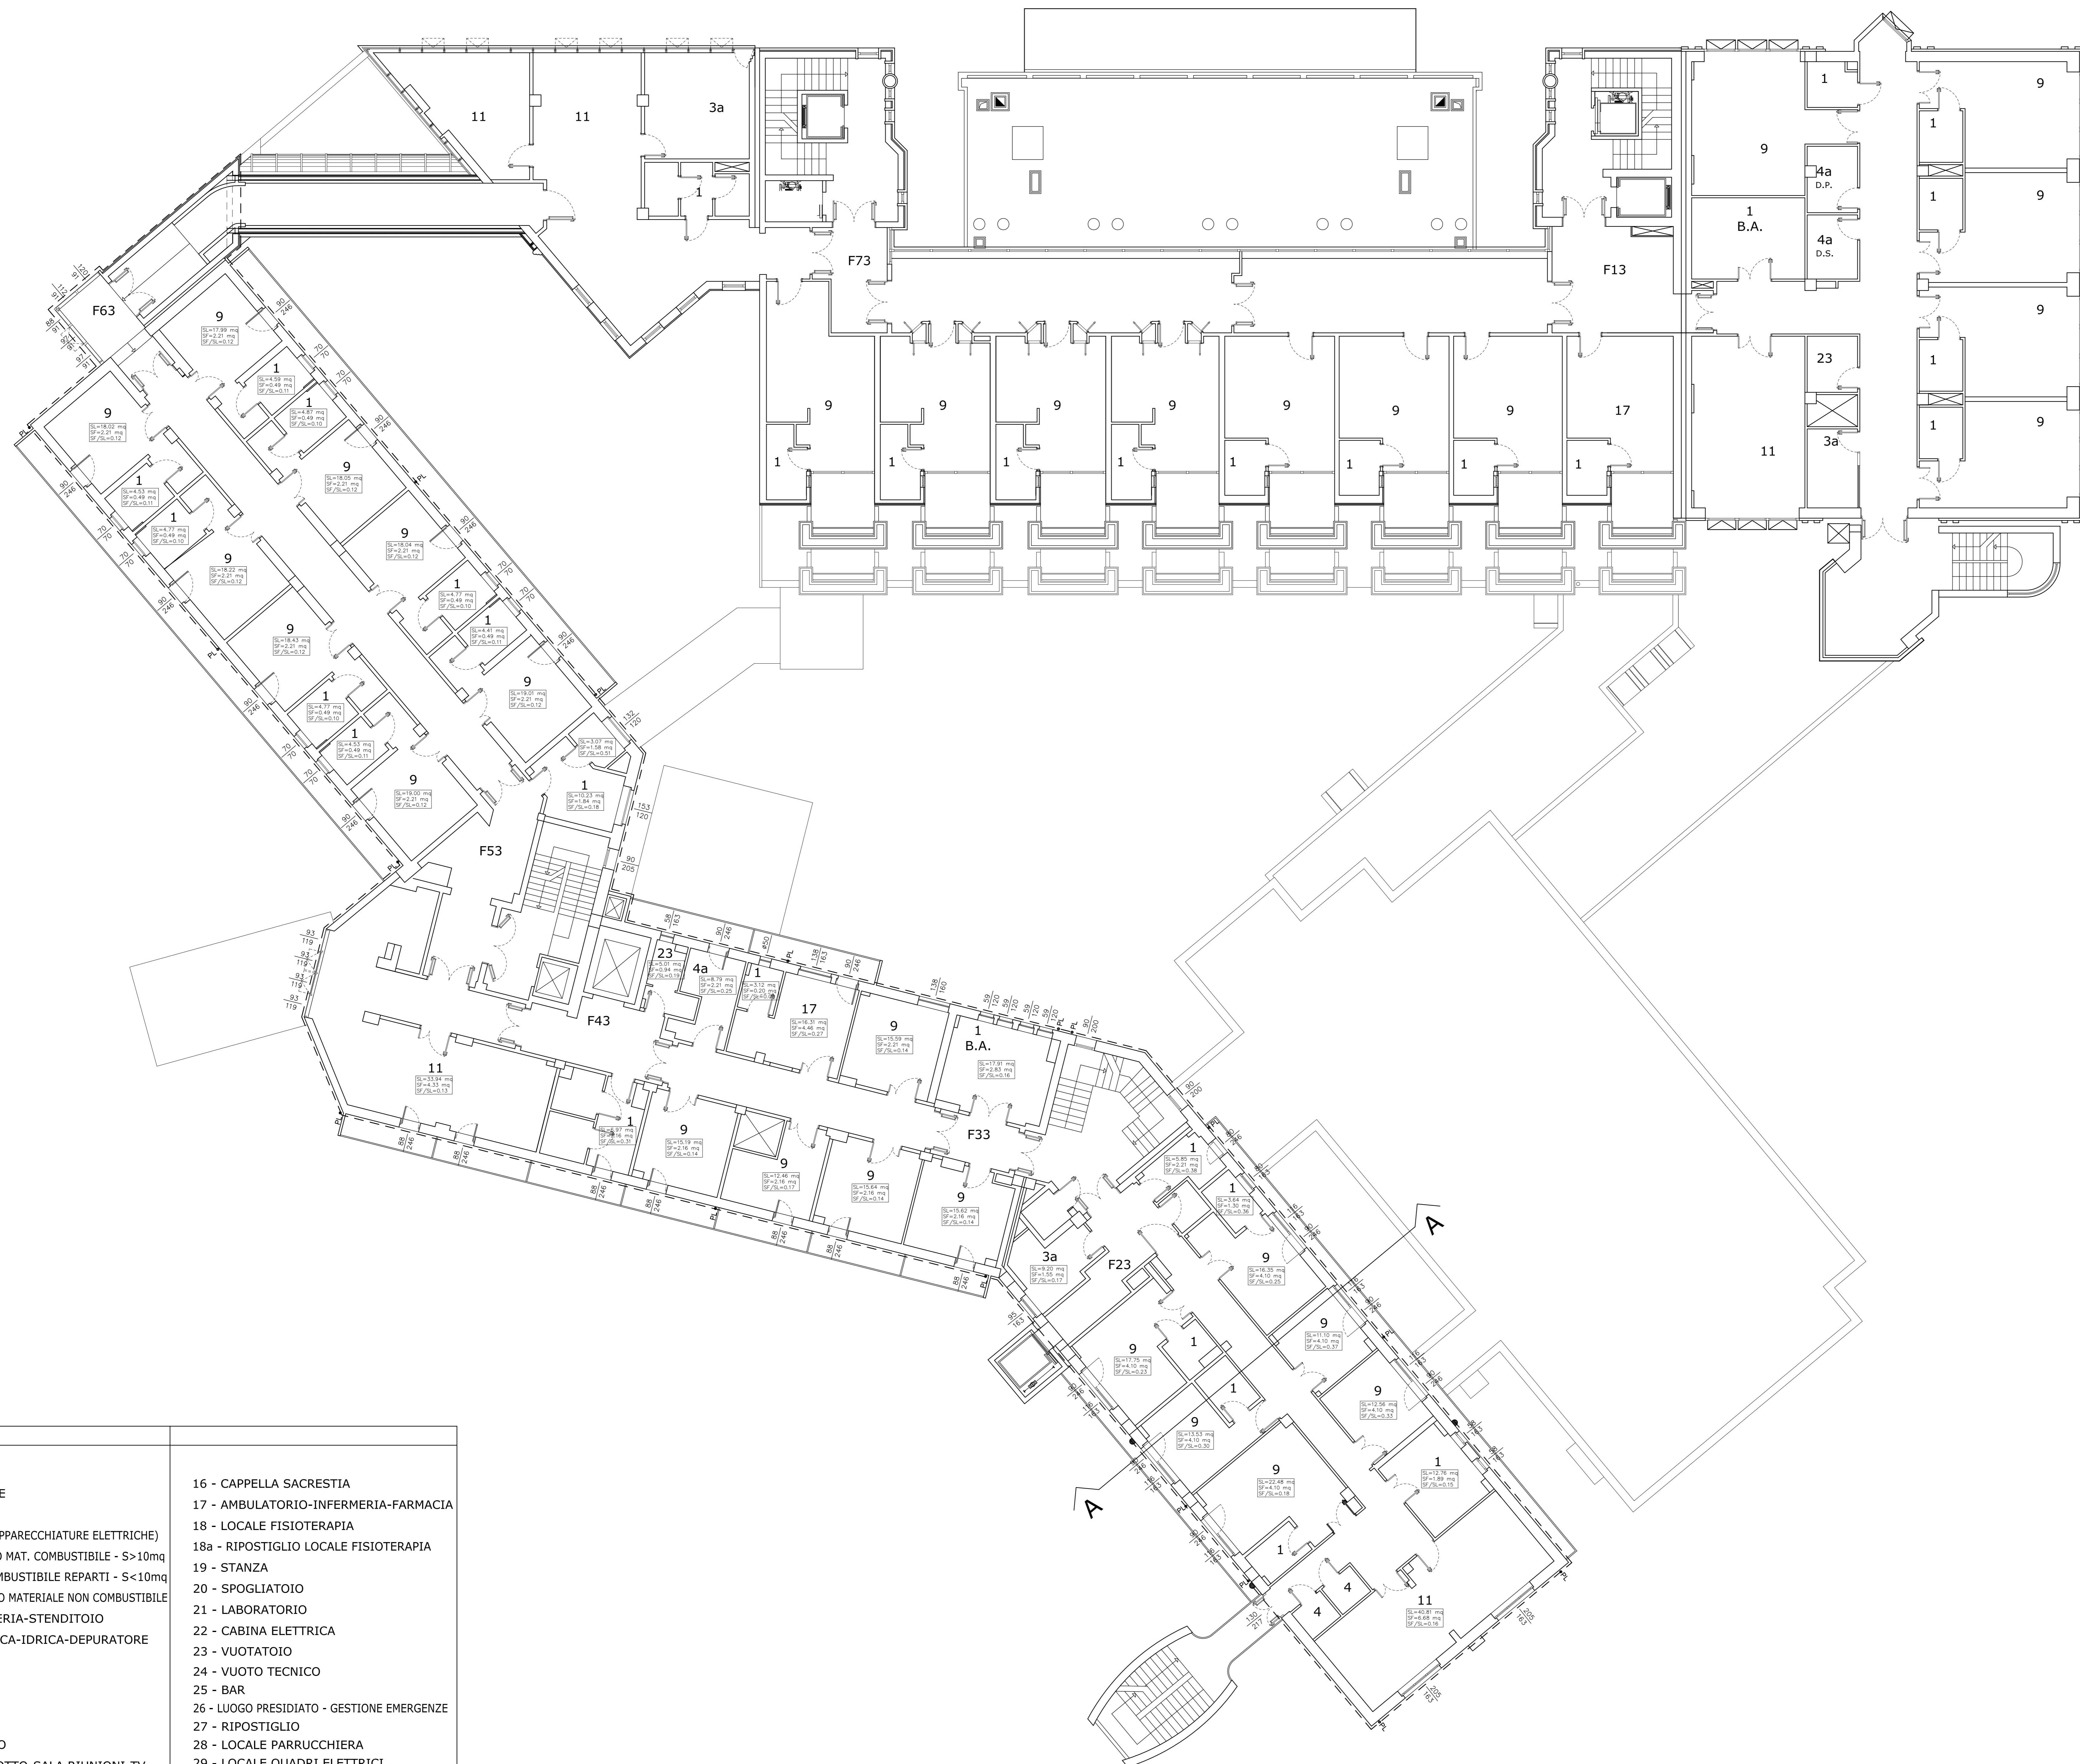

LEGENDA :

- | | |
|---|--|
| <ul style="list-style-type: none"> 1 - W.C.-SERVIZI 2 - CELLE FRIGORIFERE 3 - CUCINA 3a - CUCINETTA - (SOLE APPARECCHIATURE ELETTRICHE) 4 - DEPOSITO-MAGAZZINO MAT. COMBUSTIBILE - S>10mq 4a - DEPOSITO MAT. COMBUSTIBILE REPARTI - S<10mq 4b - DEPOSITO-MAGAZZINO MATERIALE NON COMBUSTIBILE 5 - LAVANDERIA-STIRERIA-STENDITOIO 6 - CENTRALE ELETTRICA-IDRICA-DEPURATORE 7 - CELLA MORTUARIA 8 - LOCALE TECNICO 8a - LOCALE U.T.A. 9 - CAMERA 10 - UFFICIO-ARCHIVIO 11 - SOGGIORNO-SALOTTO-SALA RIUNIONI-TV 12 - EX AUTORIMESSA - OFFICINA 13 - PORTICATO 14 - GIARDINO-SPAZIO ALL'APERTO 15 - CENTRALE TERMICA | <ul style="list-style-type: none"> 16 - CAPPELLA SACRESTIA 17 - AMBULATORIO-INFERMERIA-FARMACIA 18 - LOCALE FISIOTERAPIA 18a - RIPOSTIGLIO LOCALE FISIOTERAPIA 19 - STANZA 20 - SPOGLIATOIO 21 - LABORATORIO 22 - CABINA ELETTRICA 23 - VUOTATOIO 24 - VUOTO TECNICO 25 - BAR 26 - LUOGO PRESIDATO - GESTIONE EMERGENZE 27 - RIPOSTIGLIO 28 - LOCALE PARRUCCHIERA 29 - LOCALE QUADRI ELETTRICI 30 - LOCALE GRUPPO ELETTROGENO 31 - LOCALE GRUPPO DI POMPAGGIO |
|---|--|

COMUNE DI TOLMEZZO
 PROVINCIA DI UDINE
 AZIENDA PUBBLICA DI SERVIZI ALLA PERSONA
 "SAN LUIGI SCROSOPPI"



POR FESR 2014-2020
 EFFICIENTAMENTO ENERGETICO PRESSO
 LA SEDE DELL' A.S.P. DELLA CARNIA
 "SAN LUIGI SCROSOPPI"

PROGETTO DEFINITIVO-ESECUTIVO

Vitre studio S.r.l. Società di Ingegneria Via San Marco, 21 - 34014 Tolmezzo (TV) - Tel. +39 0422 74 04 00 - Fax +39 0422 74 04 01 C.A.P. 34014 - P.I. 04227400420 - C.C.I.A.A. 0422/0144 S.p.A. S.r.l. Tolmezzo (TV) - A.S. Carnia (TV) - Tel. +39 0422 74 04 00 - C.C.I.A.A. 0422/0144 S.p.A. S.r.l. Tolmezzo (TV) - A.S. Carnia (TV) - Tel. +39 0422 74 04 00 - C.C.I.A.A. 0422/0144 email: gare@vitrestudio.com - www.vitrestudio.com	Studio Tecnico Associati di Pavia & Tolmezzo Via Cavour n°23 27104 - 15017 Pavia (PV) Studio Tecnico Ing. Fabrizio Palmistini Via L. del Porto, 1 - Codemonte (Cn) 12013
--	---

PIANTA PIANO SECONDO Stato di fatto	TAVOLA: EA.05
DATA: Dicembre 2017	
SCALA: 1:100	
CUP: D35116000120004 - CIG: 744007501F	