


# PIANTA PIANO SECONDO

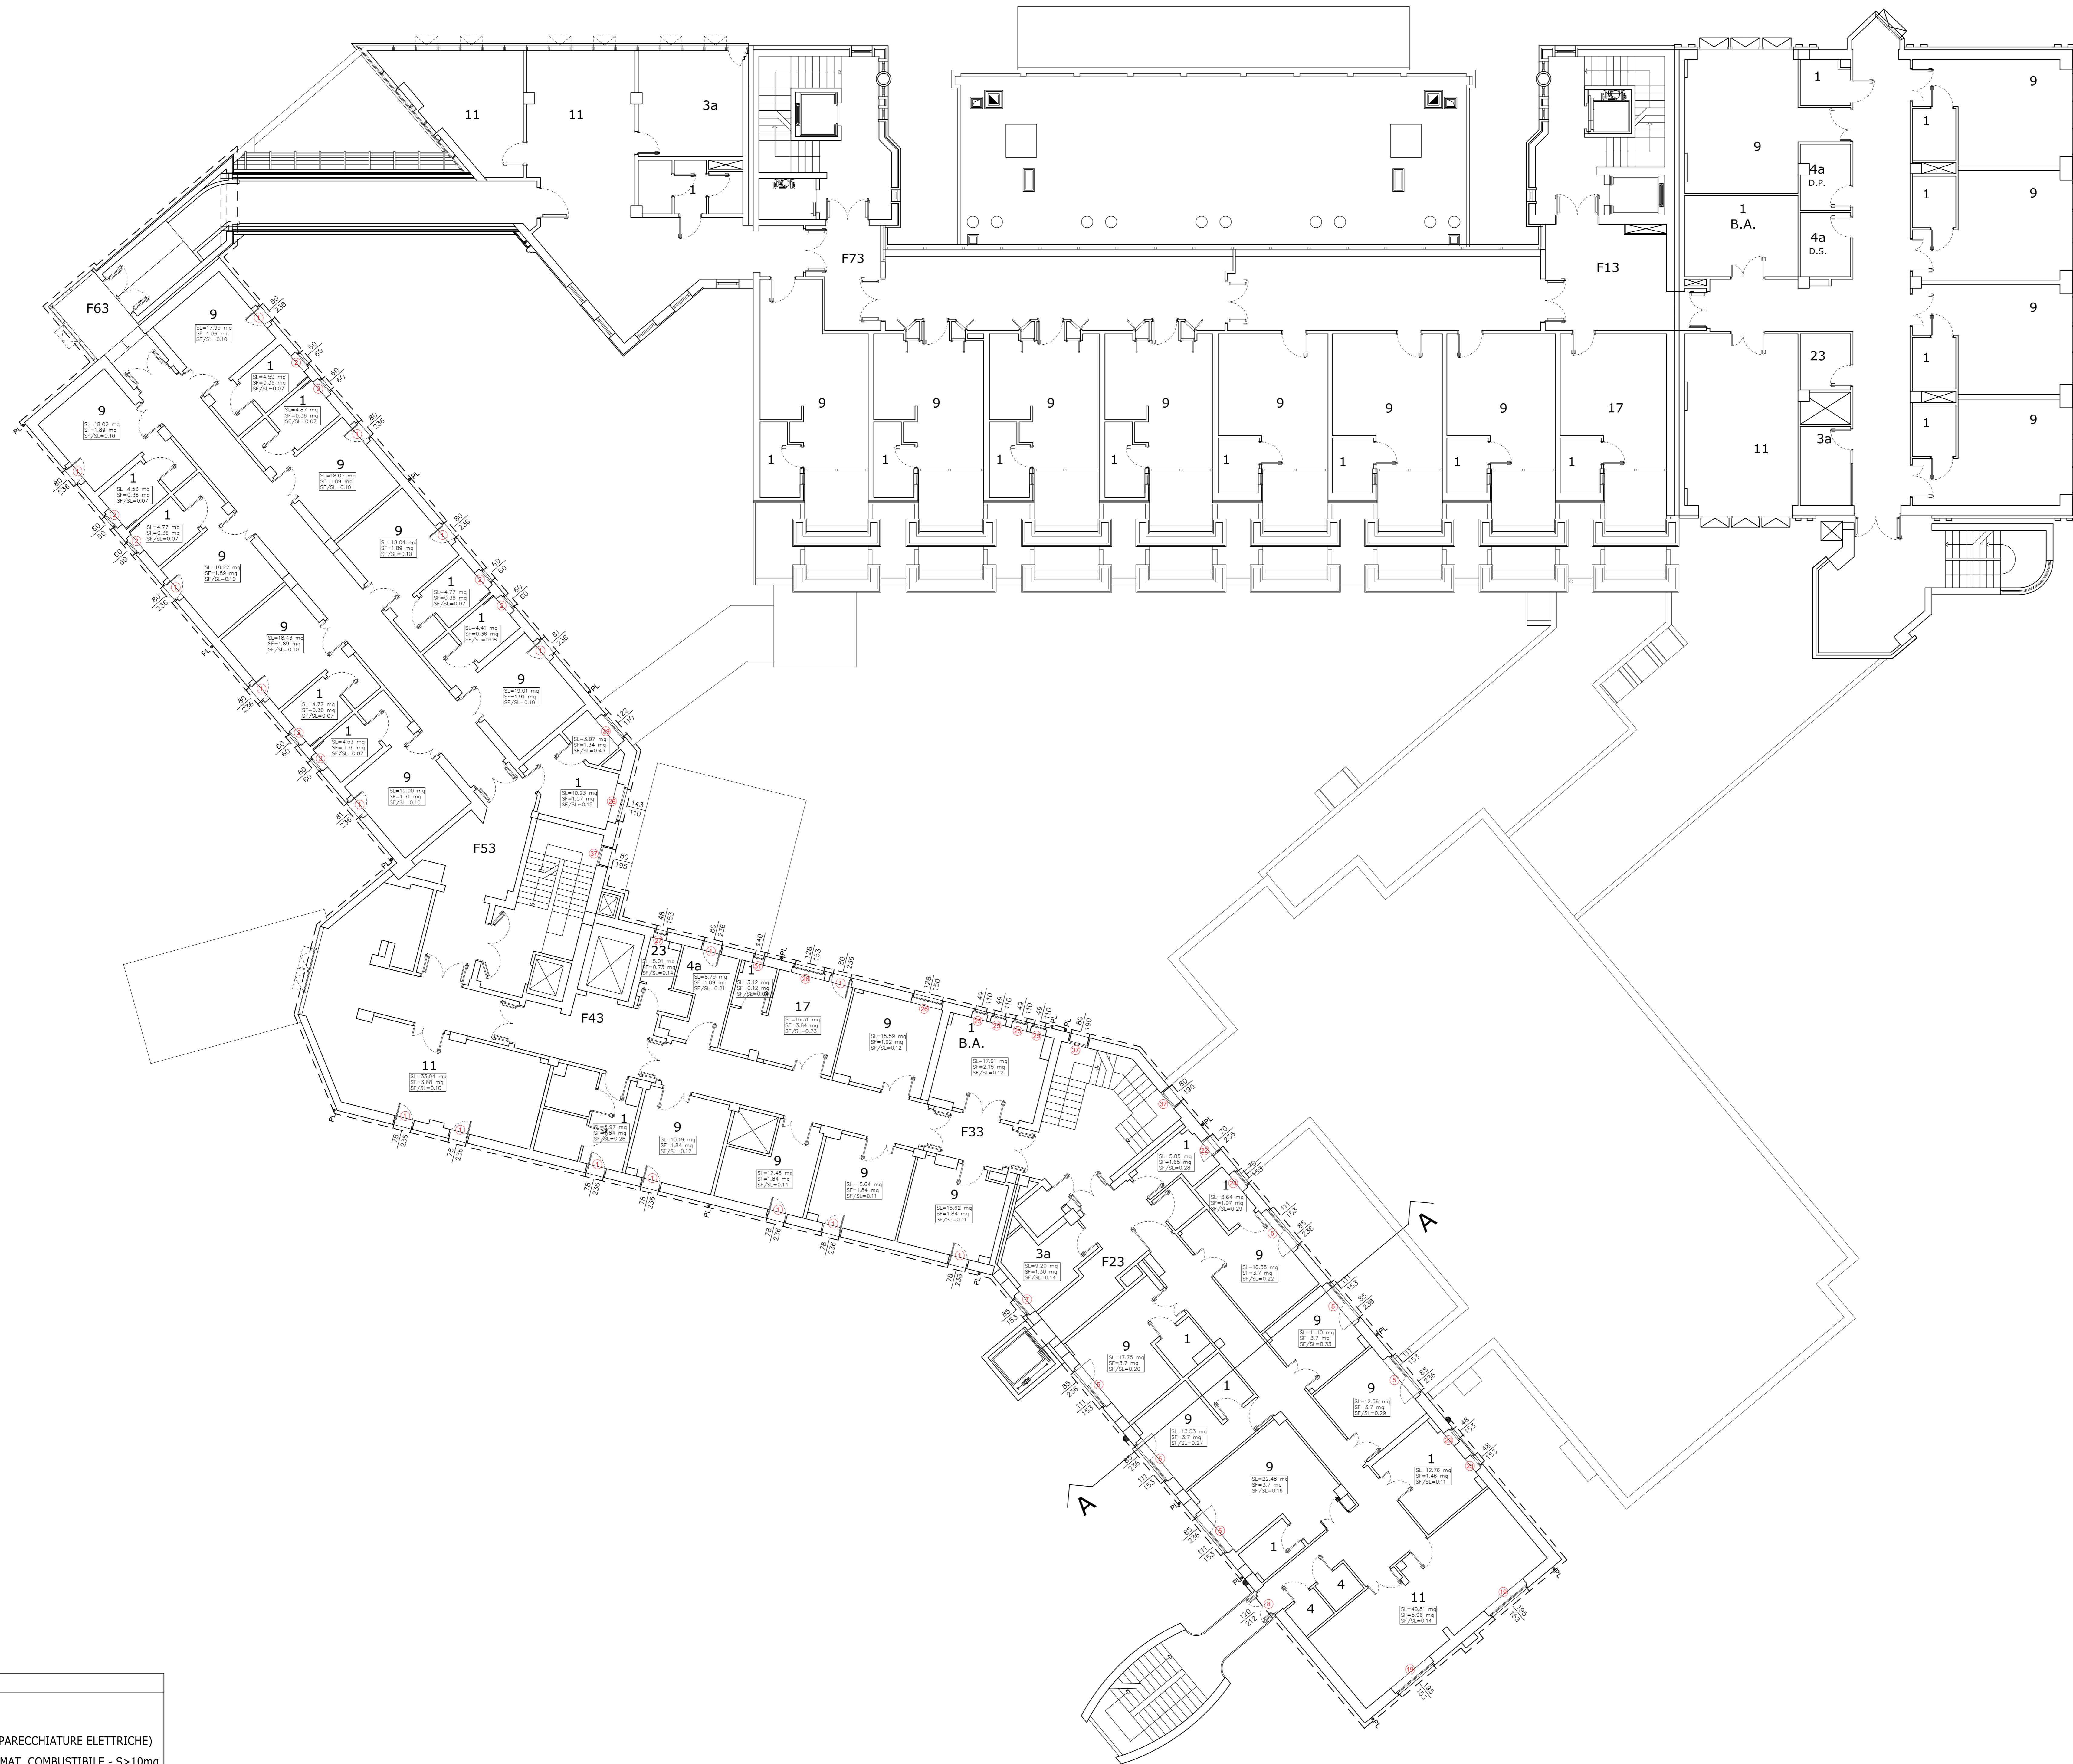

**LEGENDA :**

- 1 - W.C.-SERVIZI
- 3a - CUCINETTA - (SOLE APPARECCHIATURE ELETTRICHE)
- 4 - DEPOSITO-MAGAZZINO MAT. COMBUSTIBILE - S>10mq
- 4a - DEPOSITO MAT. COMBUSTIBILE REPARTI - S<10mq
- 9 - CAMERA
- 11 - SOGGIORNO-SALOTTO-SALA RIUNIONI-TV
- 17 - AMBULATORIO-INFERMERIA-FARMACIA
- 23 - VUOTATOIO

LE DIMENSIONI EFFETTIVE DEI SERRAMENTI DA INSTALLARE, DOVRANNO ESSERE RILEVATE IN FASE DI ESECUZIONE DEI LAVORI A CURA DALL'APPALTATORE E POI APPROVATE DALLA D.LL.

**COMUNE DI TOLMEZZO**  
 PROVINCIA DI UDINE  
**AZIENDA PUBBLICA DI SERVIZI ALLA PERSONA**  
**"SAN LUIGI SCROSOPPI"**



**POR FESR 2014-2020**  
**EFFICIENTAMENTO ENERGETICO PRESSO**  
**LA SEDE DELL' A.S.P. DELLA CARNIA**  
**"SAN LUIGI SCROSOPPI"**

**PROGETTO DEFINITIVO-ESECUTIVO**

 Vitre studio S.r.l. Società di Ingegneria Via San Marco 21 - 33014 Tolmezzo (UD) - Tel. 0432/362101 - Fax 0432/362102 C.A.P. 33014 - P.I. 03087070300 - P.IVA 03087070300 - C.F. 03087070300 email: info@vitrestudio.com - www.vitrestudio.com	Studio Tecnico Associati di Pagnin & Tolmezzo Via Cretone n°23 33014 - 33017 Fagnano (UD) C.A.P. 33014 - P.I. 03087070300 - P.IVA 03087070300 - C.F. 03087070300 email: info@stt.it - www.stt.it
-----------------------------------------------------------------------------------------------------------------------------------------------------------------------------------------------------------------------------------------------------------------------------------------------------------------------------------------------	-----------------------------------------------------------------------------------------------------------------------------------------------------------------------------------------------------------

<b>PIANTA PIANO SECONDO</b> Stato di progetto	TAVOLA: <b>EA.12</b>
CUP: D35I16000120004 - CIG: 744007501F	DATA: Dicembre 2017 SCALA: 1:100