


PIANTA PIANO PRIMO

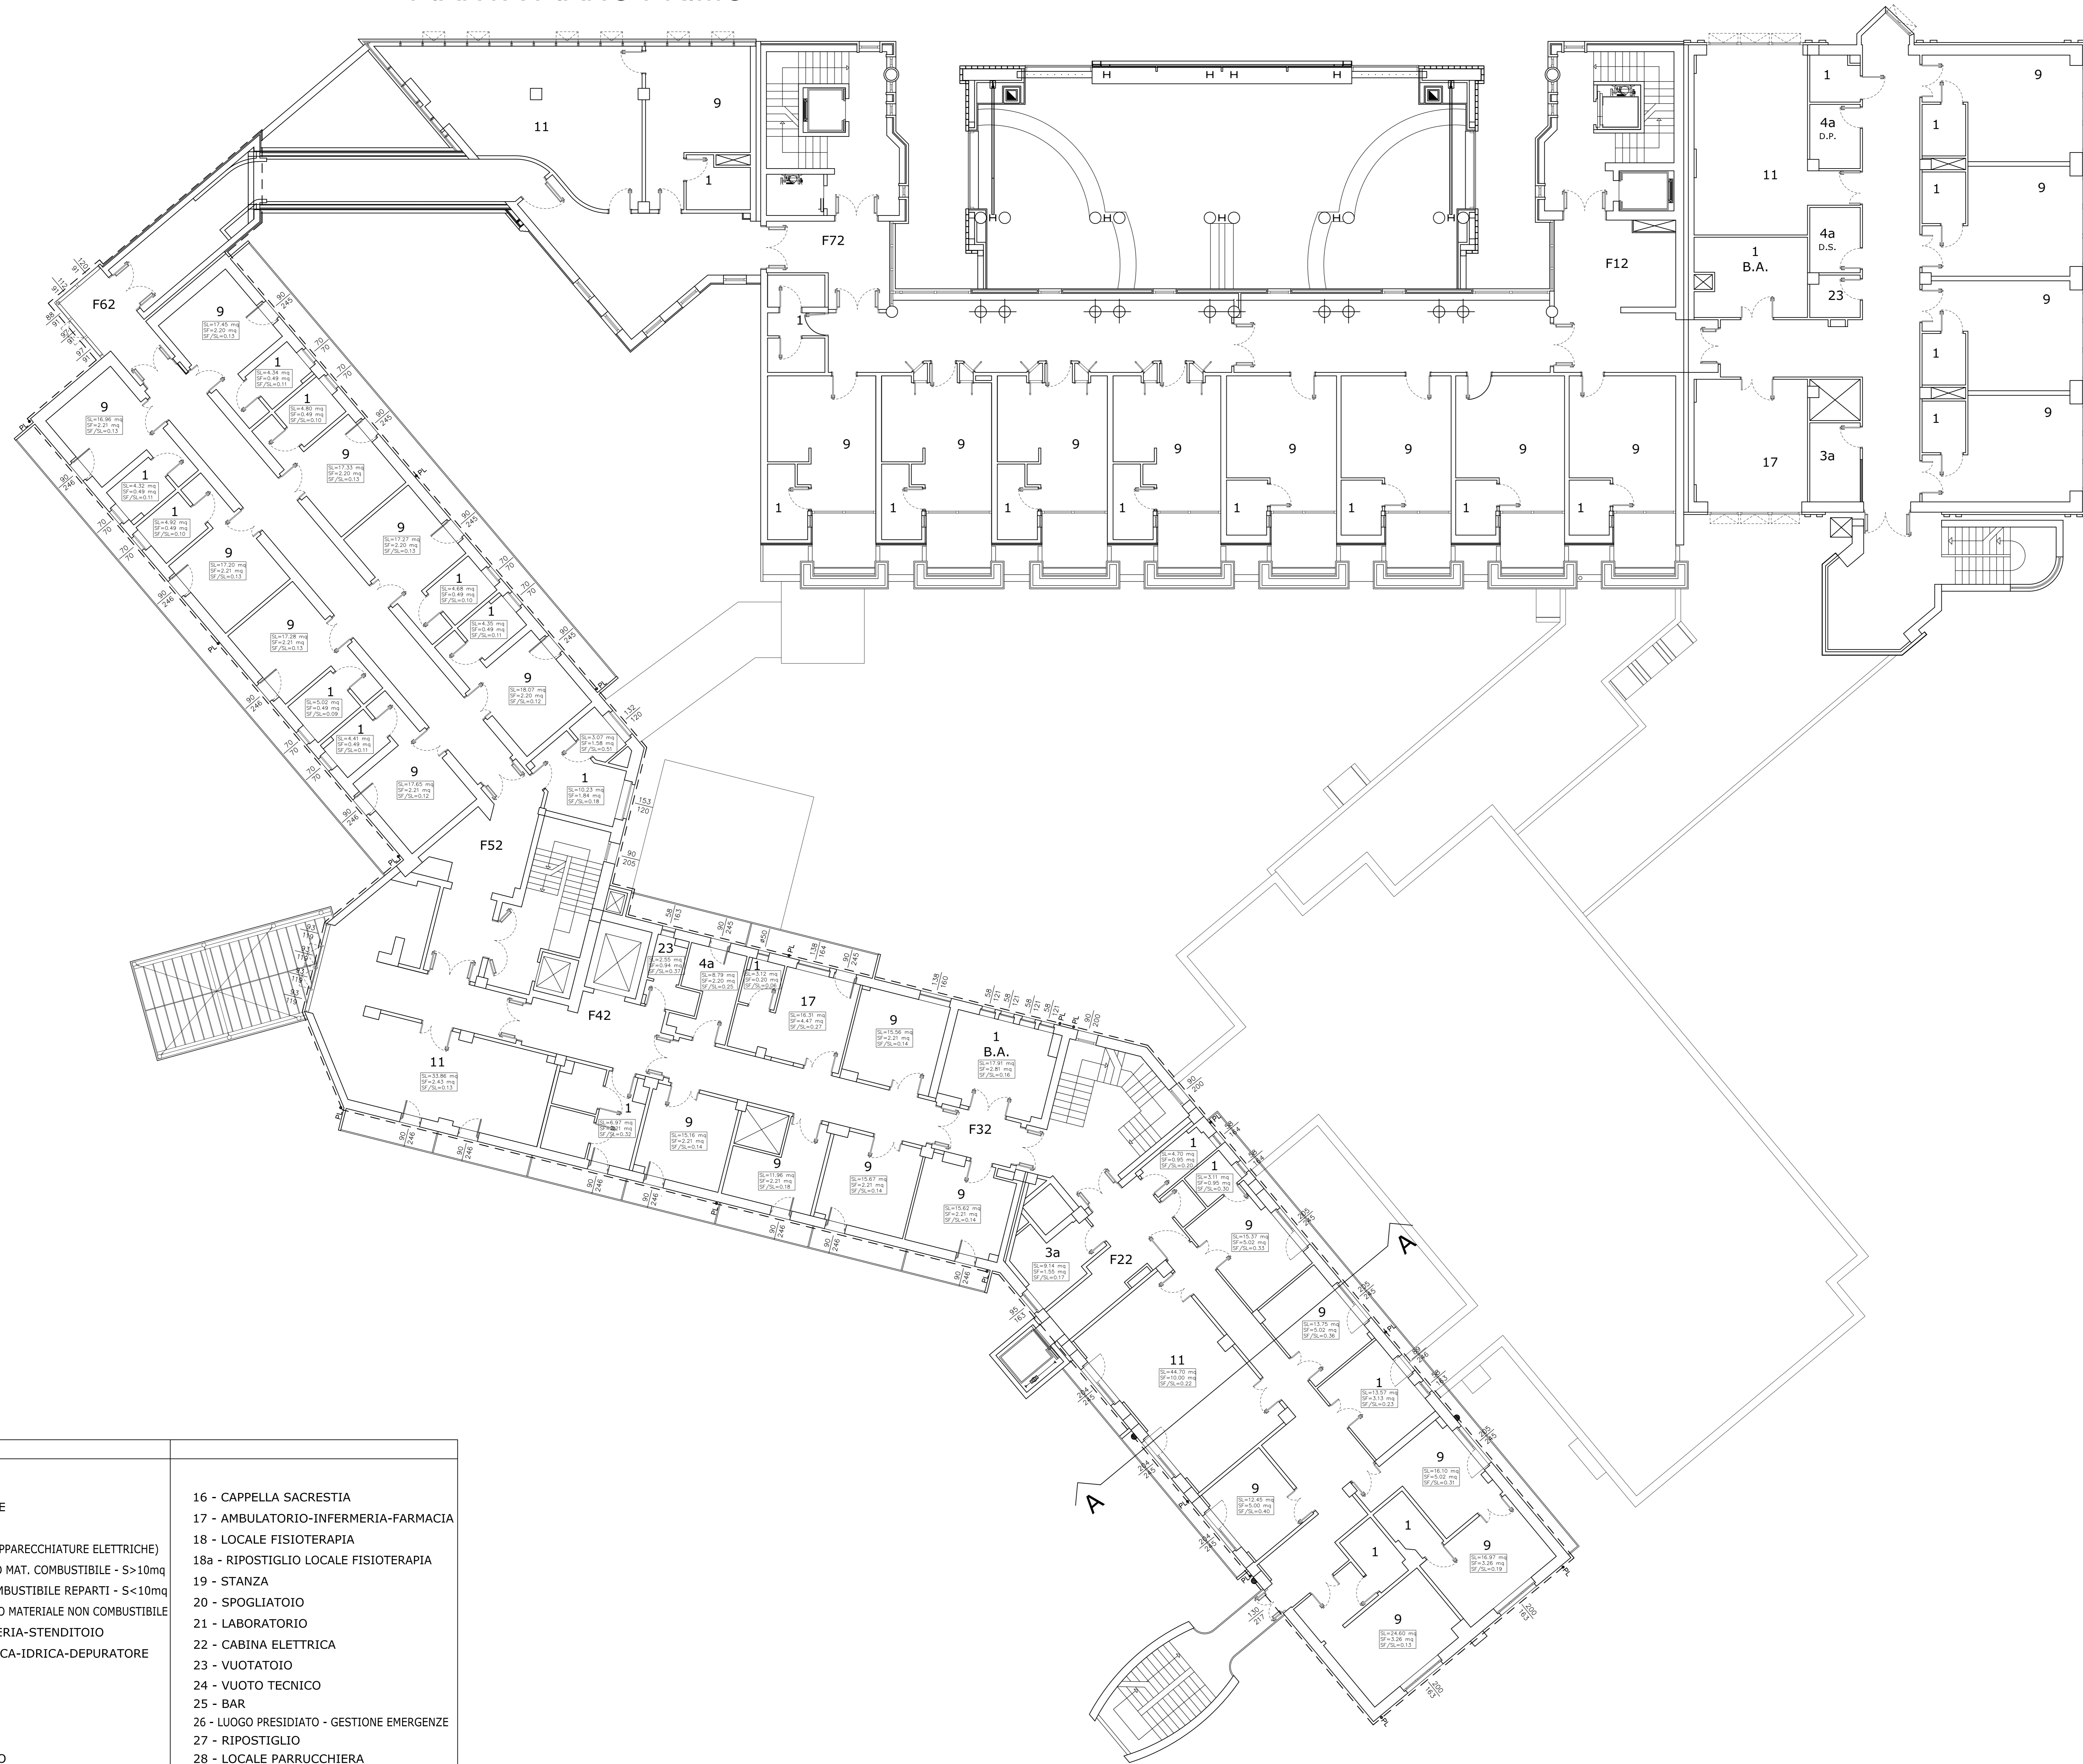

LEGENDA :

- | | |
|--|---|
| 1 - W.C.-SERVIZI | 16 - CAPPELLA SACRESTIA |
| 2 - CELLE FRIGORIFERE | 17 - AMBULATORIO-INFERMERIA-FARMACIA |
| 3 - CUCINA | 18 - LOCALE FISIOTERAPIA |
| 3a - CUCINETTA - (SOLE APPARECCHIATURE ELETTRICHE) | 18a - RIPOSTIGLIO LOCALE FISIOTERAPIA |
| 4 - DEPOSITO-MAGAZZINO MAT. COMBUSTIBILE - S>10mq | 19 - STANZA |
| 4a - DEPOSITO MAT. COMBUSTIBILE REPARTI - S<10mq | 20 - SPOGLIATOIO |
| 4b - DEPOSITO-MAGAZZINO MATERIALE NON COMBUSTIBILE | 21 - LABORATORIO |
| 5 - LAVANDERIA-STIRERIA-STENDITOIO | 22 - CABINA ELETTRICA |
| 6 - CENTRALE ELETTRICA-IDRICA-DEPURATORE | 23 - VUOTATOIO |
| 7 - CELLA MORTUARIA | 24 - VUOTO TECNICO |
| 8 - LOCALE TECNICO | 25 - BAR |
| 8a - LOCALE U.T.A. | 26 - LUOGO PRESIDATO - GESTIONE EMERGENZE |
| 9 - CAMERA | 27 - RIPOSTIGLIO |
| 10 - UFFICIO-ARCHIVIO | 28 - LOCALE PARRUCCHIERA |
| 11 - SOGGIORNO-SALOTTO-SALA RIUNIONI-TV | 29 - LOCALE QUADRI ELETTRICI |
| 12 - EX AUTORIMESSA - OFFICINA | 30 - LOCALE GRUPPO ELETTROGENO |
| 13 - PORTICATO | 31 - LOCALE GRUPPO DI POMPAGGIO |
| 14 - GIARDINO-SPAZIO ALL'APERTO | |
| 15 - CENTRALE TERMICA | |

COMUNE DI TOLMEZZO
PROVINCIA DI UDINE

AZIENDA PUBBLICA DI SERVIZI ALLA PERSONA
"SAN LUIGI SCROSPPI"



POR FESR 2014-2020
EFFICIENTAMENTO ENERGETICO PRESSO
LA SEDE DELL' A.S.P. DELLA CARNIA
"SAN LUIGI SCROSPPI"

PROGETTO DEFINITIVO-ESECUTIVO



PIANTA PIANO PRIMO
Stato di fatto

TAVOLA:
EA.04

DATA: Dicembre 2017

CUP: D35I16000120004 - CIG: 744007501F

SCALA: 1:100